


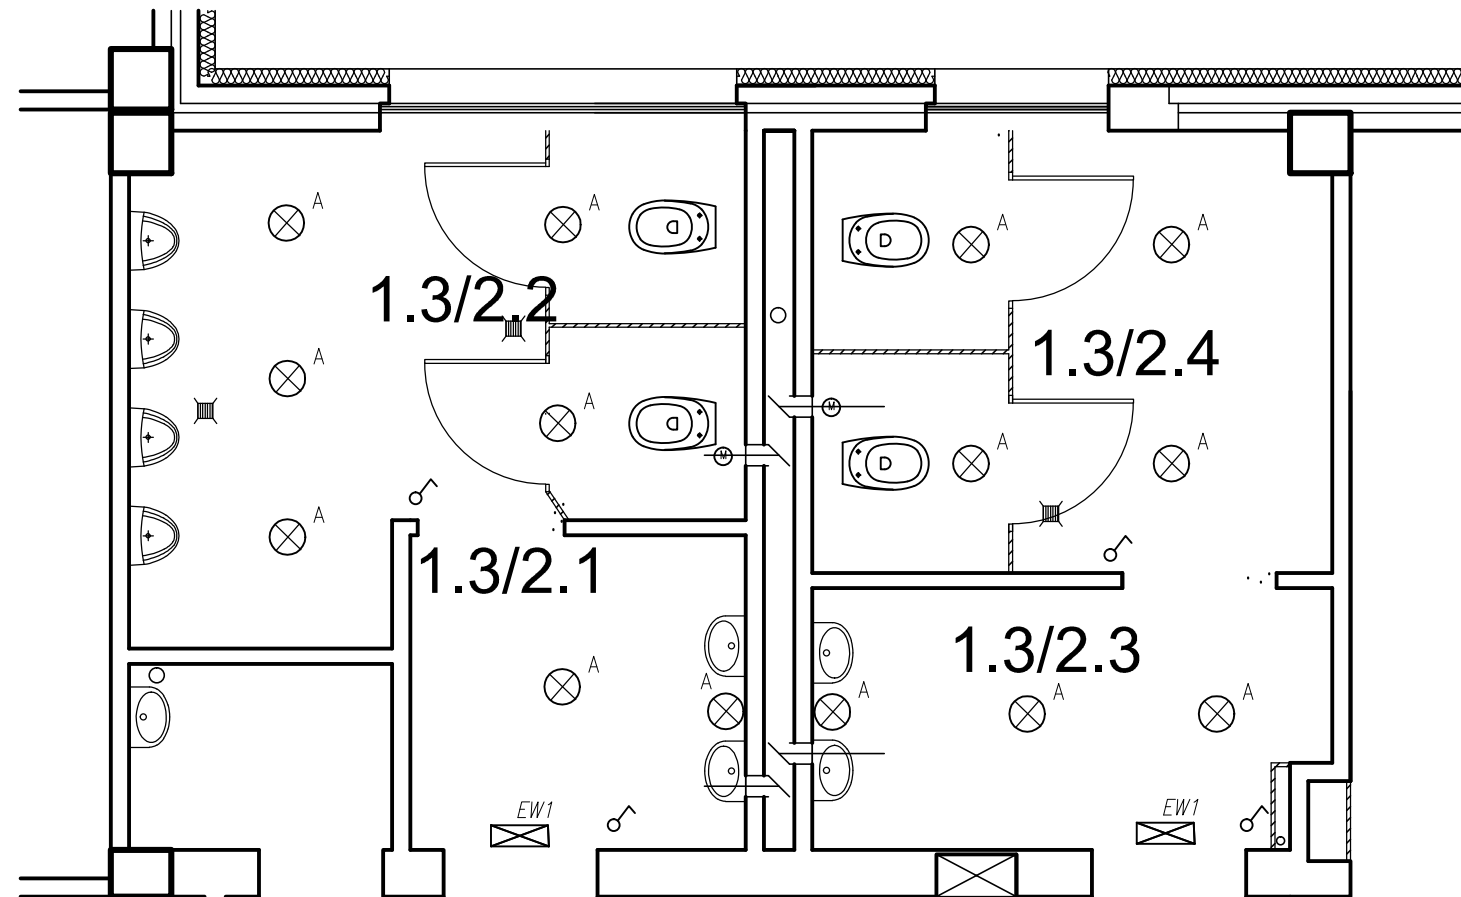

UBIKACJA CHŁOPCÓW

1.3/2.1	Przedsionek
4,62	Pł. ceramiczne
1.3/2.2	WC męskie
11,80	Pł. ceramiczne

UBIKACJA DZIEWCZYNEK

1.3/2.3	Przedsionek
5,72	Pł. ceramiczne
1.3/2.4	WC damskie
9,98	Pł. ceramiczne

Oznaczenia na rysunku:

-  lampa oświetleniowa w suficie podwieszonym/oprawy LED 12 np.RA 18 DIXIT LED
-  lampa oświetl.ewakuacyjna typu LOOGICA ATCT 24SE1P+pitogram,
-  łącznik klawiszowy świecznikowy p/t 230V16A
-  łącznik klawiszowy jednobiegunowy p/t 230V16A,bryzgoszczelny
-  wentylator łazienkowy 1-faz.

UWAGA!

- Instalację elektryczną wykonać przewodami keblkowymi YDY3x1,5mm² ,wentylatory YDY4x1,5mm² i zabezpieczyć wyłącznikiem różnicowo-prądowym P312 B10
- Jako dodatkowy systemochrony przeciwporażeniowej, zastosować szybkie wyłączenie .
- Instalację należy wykonać jako podtynkową na ścianach i w sufitach podwieszonych
- Wykonać w łazienkach instalację połączeń wyrównawczych przewodem DY4
- Połączenia wykonać w puszkach osprzętowych stosując szybkozłączki WAGO
- Wentylatory wywiewne włączane automatycznie z wyłącznikiem czsowym oraz klapką zwrotną np.Dospel

Inwestor	GMINA OZIMEK	Architektoniczna Pracownia Projektowa mgr inż. architekt Krzysztof Denisiewicz	
Miejsce inwestycji	OZIMEK, ul. Korczaka 12, dz. nr 674/3 k.m.4		
Tytuł / obiekt	PRZEBUDOWA I REMONT UBIKACJI OGÓLNODOSTĘPNYCH	Podpis 04.2013	
Projektant	inż. Andrzej Słomka upr.proj. OPL/0698/POOE/11		
Nazwa rysunku	INSTALACJE ELEKTRYCZNE- RZUT 2-go PIĘTRA	Skala 1:50	Nr rysunku E-01/3